



マンホールポンプ据付図


【参考図】

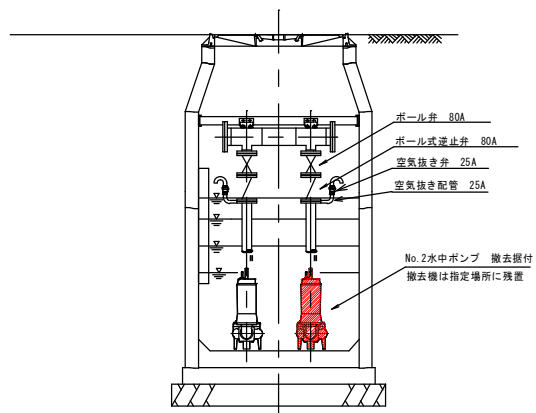

A-A断面図

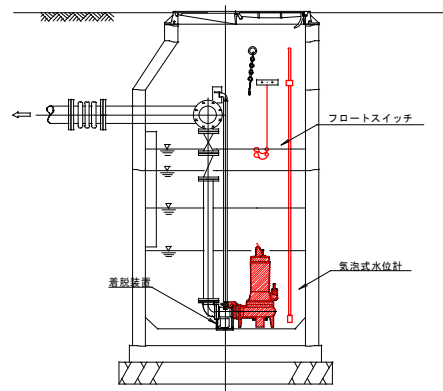

B-B断面図

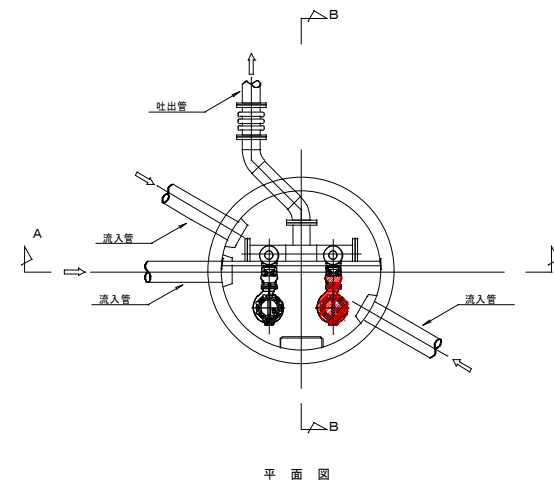

平面図


ポンプ仕様

ポンプ形式	着脱式水中汚水ポンプ
ポンプ口径	φ80
吐油量・揚程	1.02m ³ /min×14.0m
電動機出力	7.5kW×200V×60Hz
台数	1台

公共下水道 マンホールポンプ更新工事						南部1工区	
据付図			縮尺				
半過2号マンホールポンプ 上田市小泉（半過）							
課長		※		係長		※	
照査		※		設計		※	
				※		製図	
						※	
図面番号				2 葉中之 1			
上田市				上下水道局		下水道課	

電気配線図
【参考図】


配置配線図

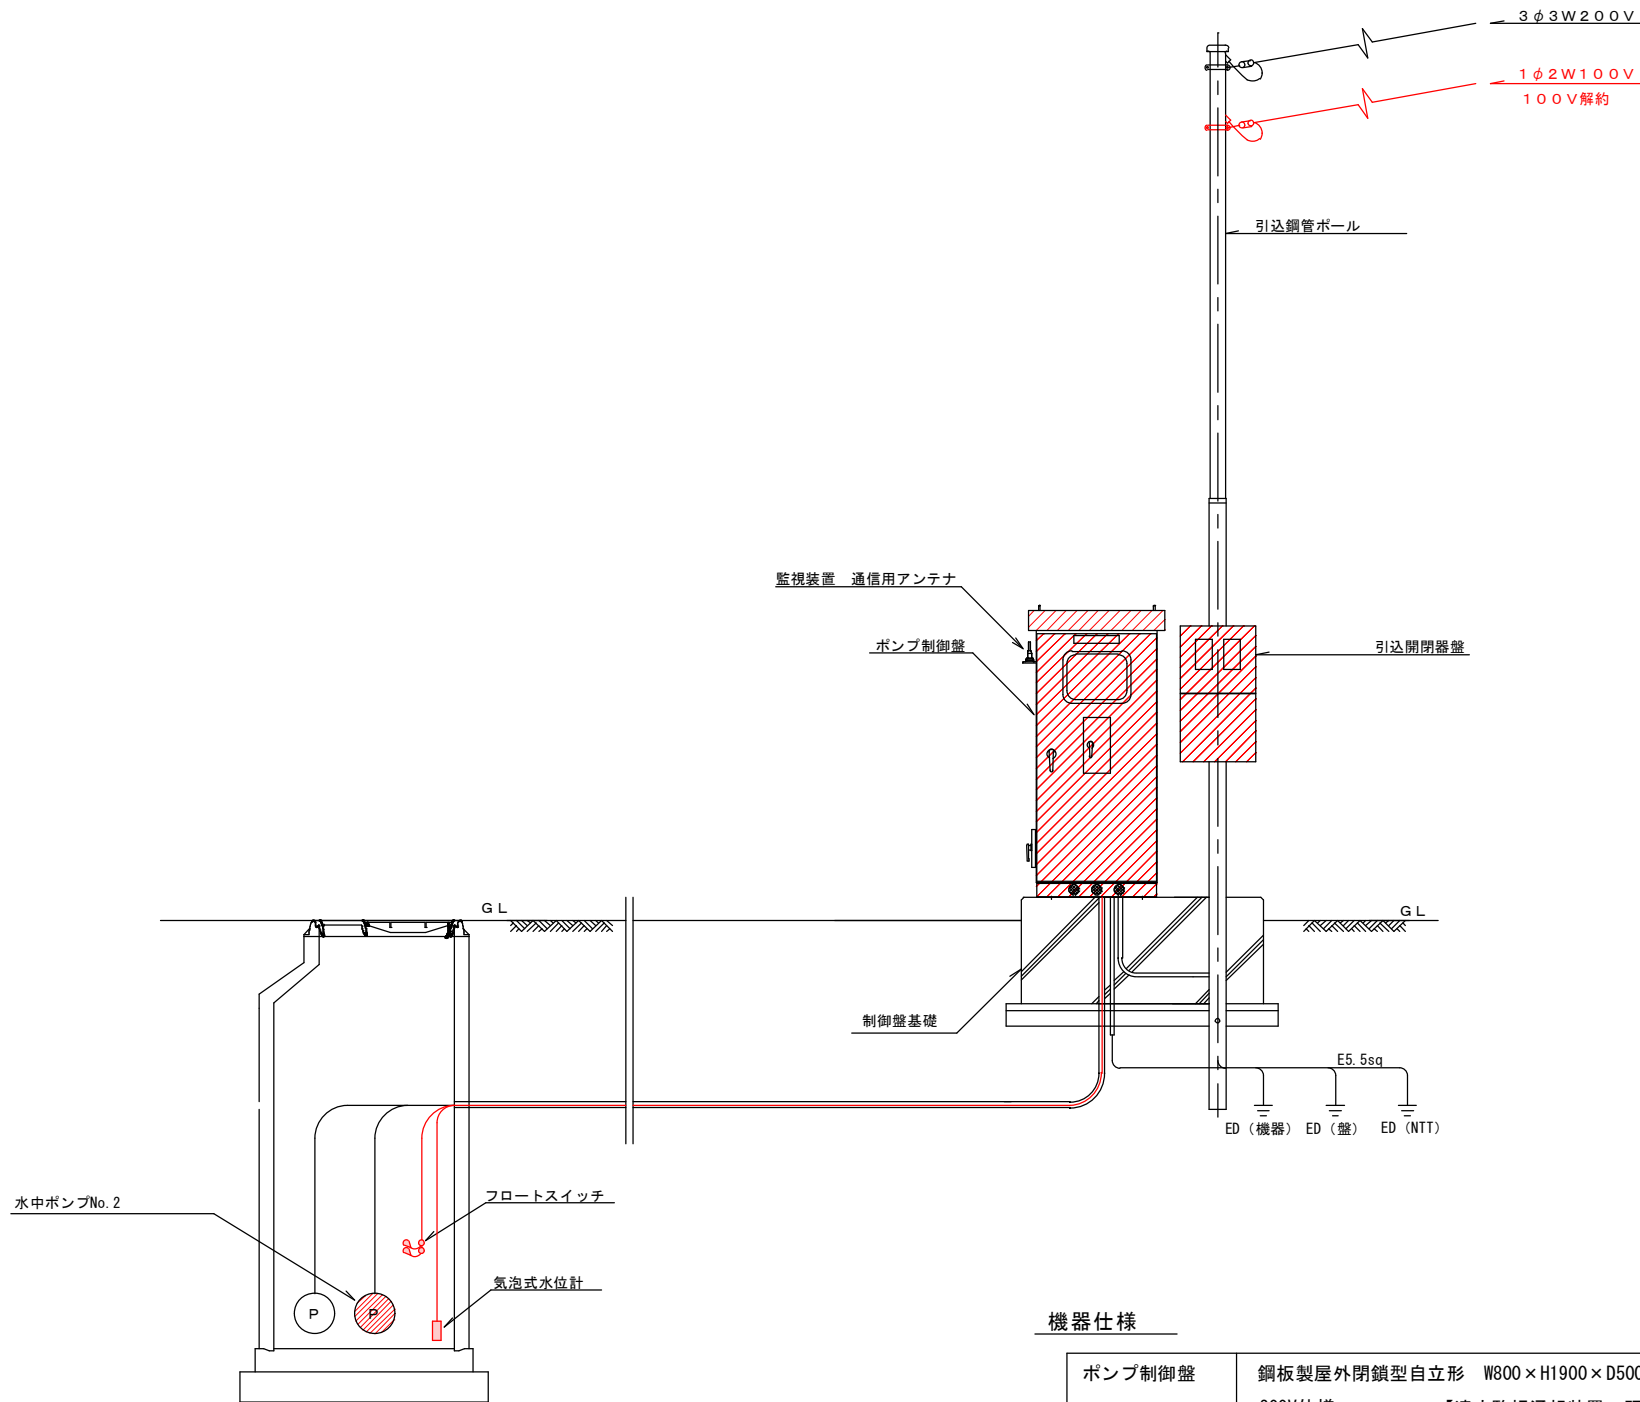

機器仕様

ポンプ制御盤	鋼板製屋外閉鎖型自立形 W800×H1900×D500 程度 200V仕様 【遠方監視通報装置 既設を移設】	1面
フロートスイッチ	ケーブル長20m	2個
気泡式水位計	出力点数6点 アナログ出力有 ケーブル長20m	1台

制御盤基礎図

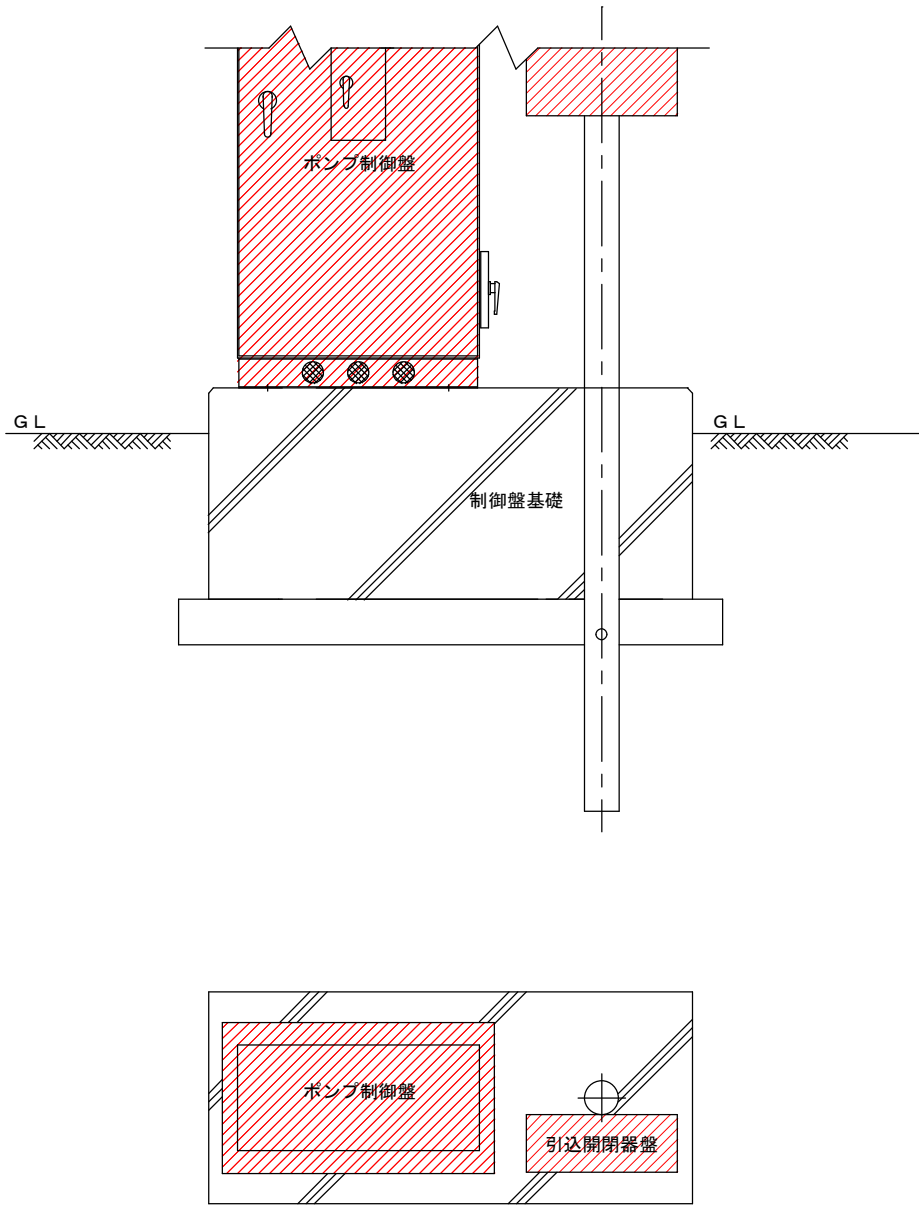

公共下水道 マンホールポンプ更新工事 南部1工区					
配線図		縮尺			
半過2号マンホールポンプ 上田市小泉（半過）					
課長		※		係長	
※		設計		※	
照査		※		製図	
※		※		※	
図面番号 2 葉中之 2					
上田市 上下水道局 下水道課					

位置図

千曲川

本管(自然流下)
圧送管



半過2号マンホールポンプ
マンホールポンプ更新 N=1台
ポンプ制御盤更新 N=1面

道と川の駅

浦野川

南部終末処理場

